




Legende

RW bzw. SW  
SE  
Schacht Ø 600  
Straßeneinlauf

Schnitt A - A Rückhaltegraben M. 1 : 25

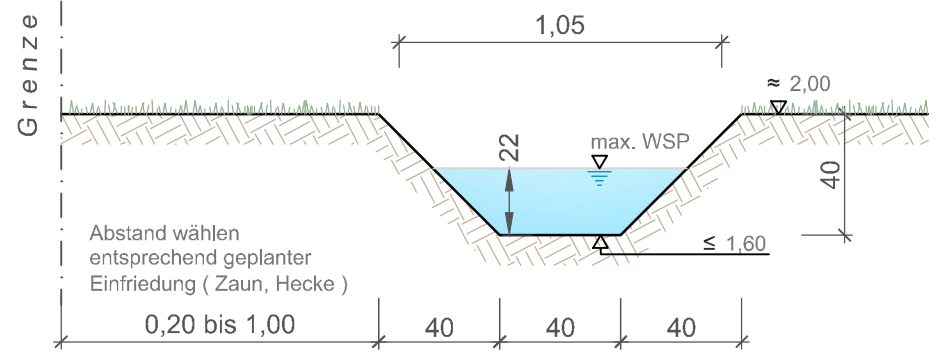

Detail 1 Rohranschluß M. 1 : 50

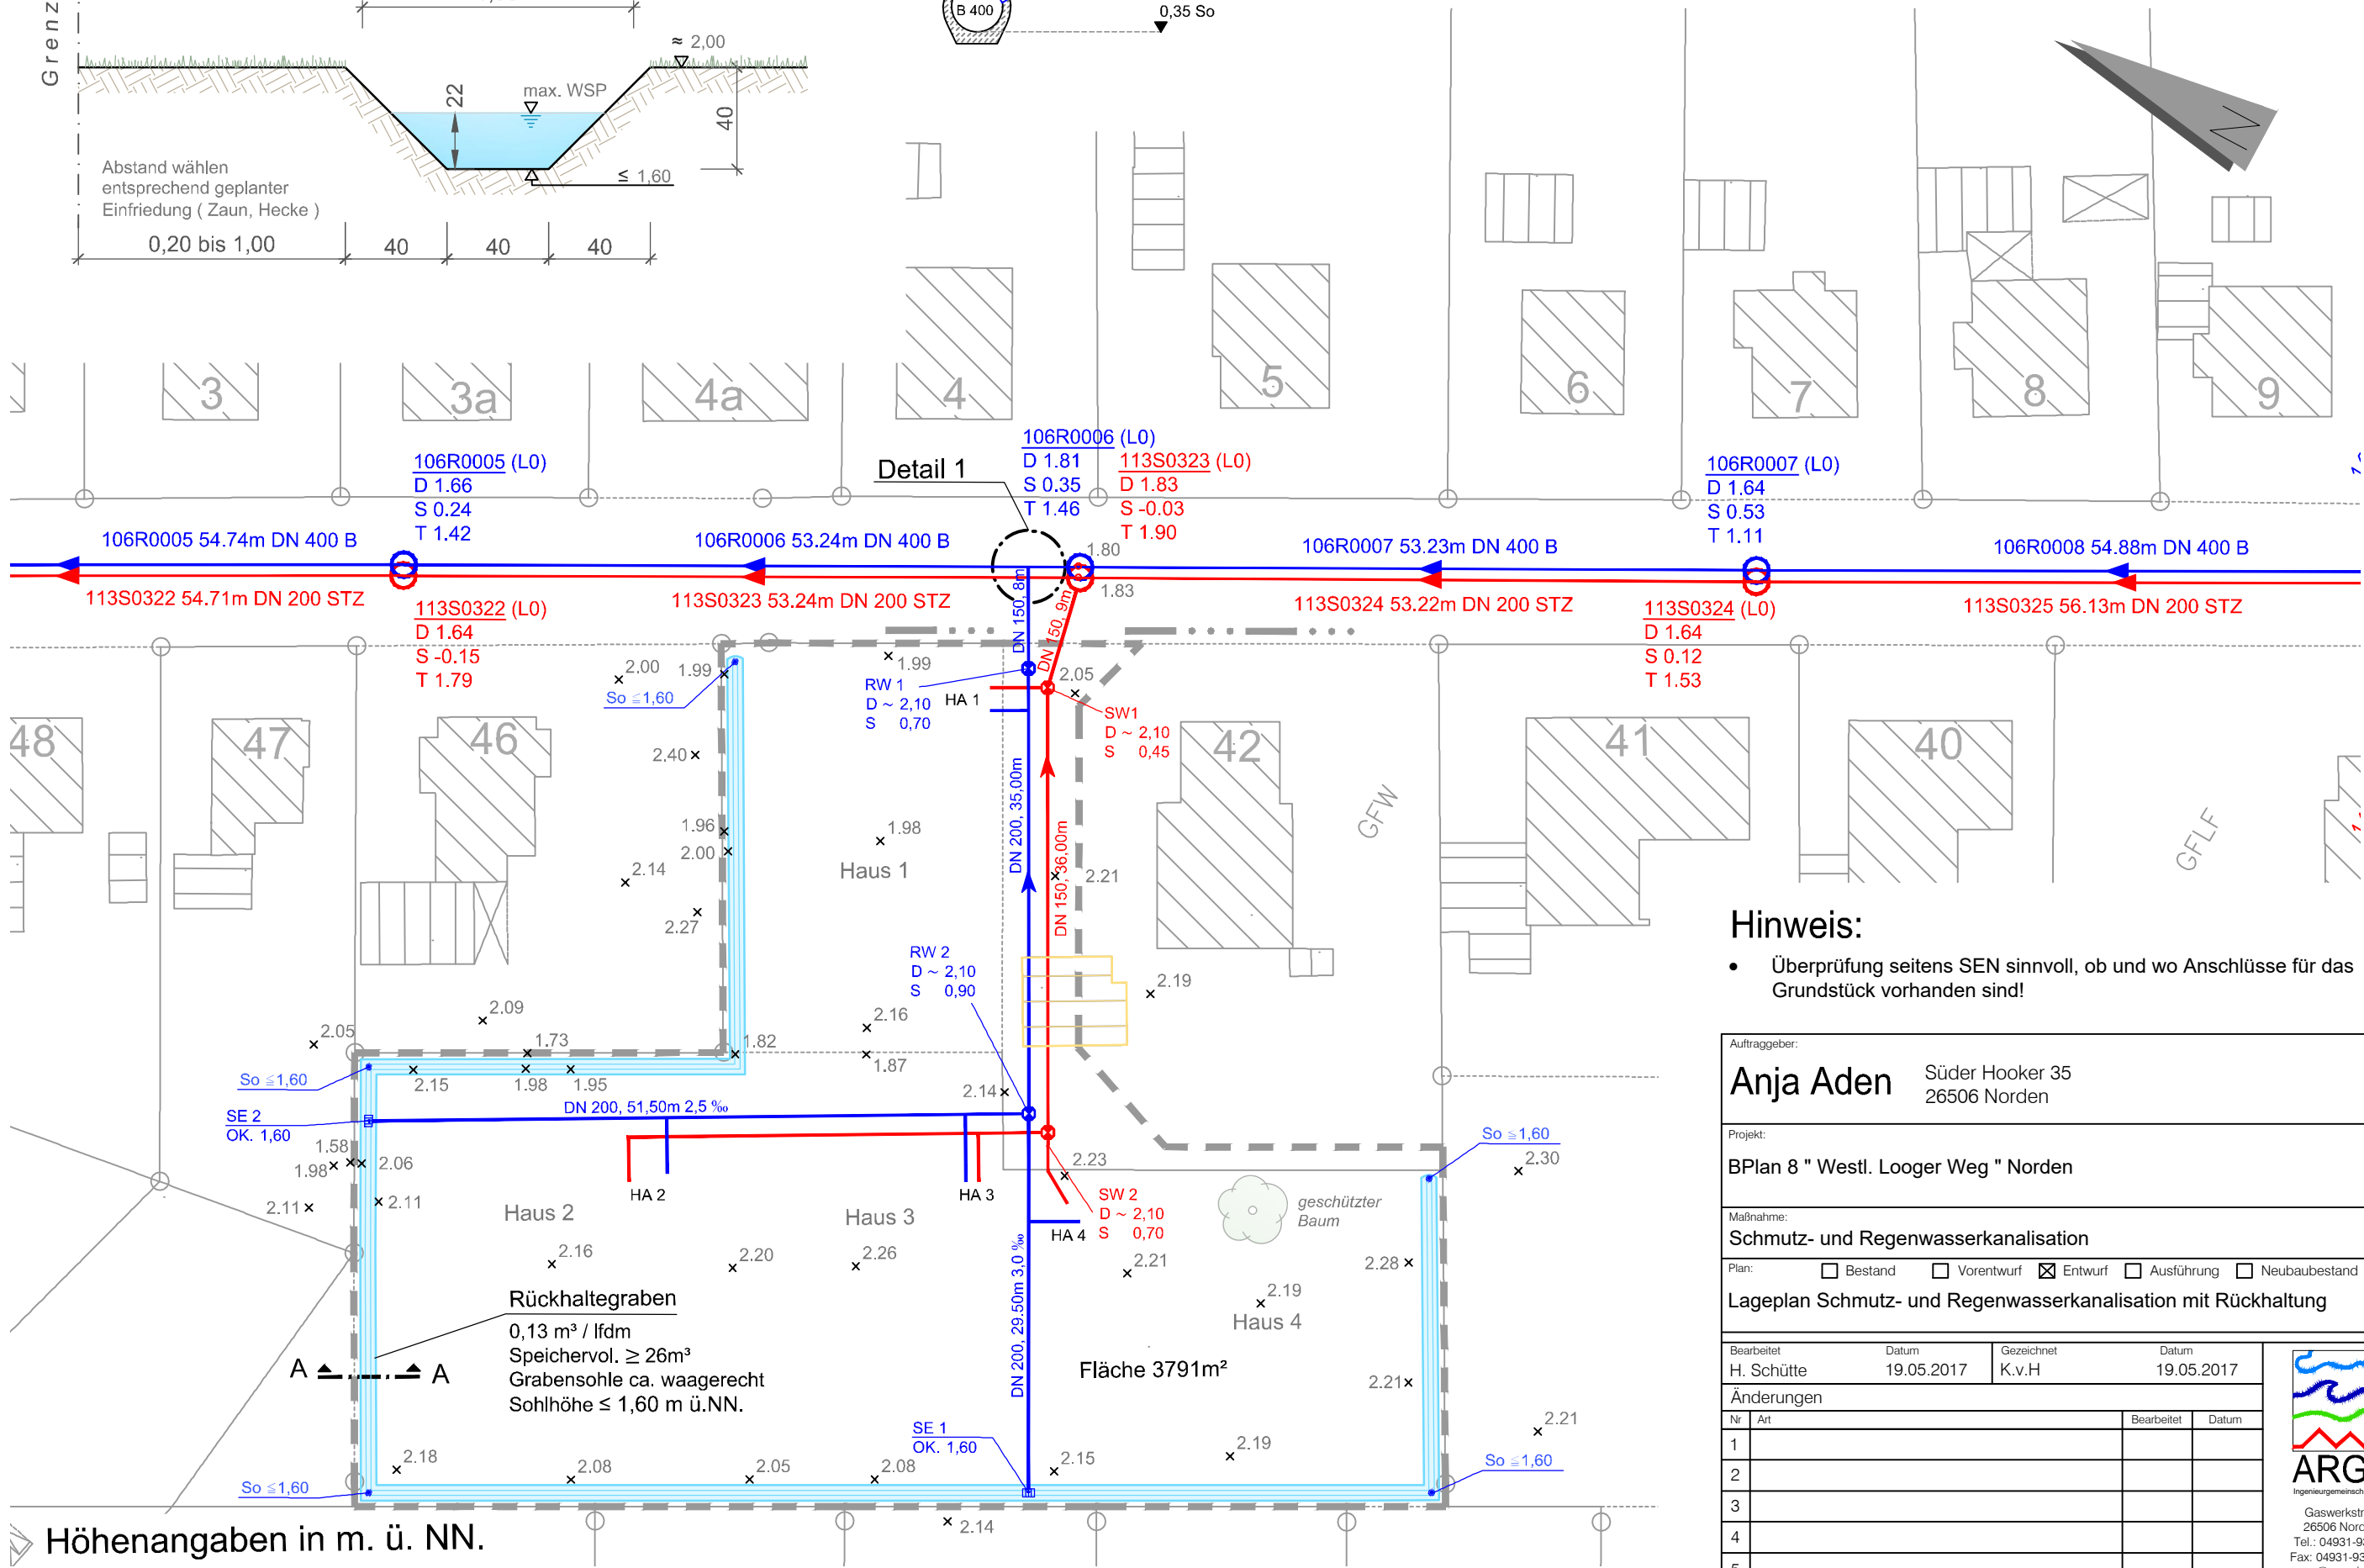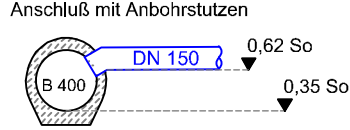

Hinweis:

- Überprüfung seitens SEN sinnvoll, ob und wo Anschlüsse für das Grundstück vorhanden sind!

Auftraggeber:  
**Anja Aden** Süder Hooker 35  
26506 Norden

Projekt:  
**BPlan 8 " Westl. Looger Weg " Norden**

Maßnahme:  
**Schmutz- und Regenwasserkanalisation**

Plan: ☐ Bestand ☐ Vorentwurf ☒ Entwurf ☐ Ausführung ☐ Neubaubestand

Lageplan Schmutz- und Regenwasserkanalisation mit Rückhaltung

| Bearbeitet | Datum      | Gezeichnet | Datum      |
|------------|------------|------------|------------|
| H. Schütte | 19.05.2017 | K.v.H      | 19.05.2017 |

| Nr | Art | Bearbeitet | Datum |
|----|-----|------------|-------|
| 1  |     |            |       |
| 2  |     |            |       |
| 3  |     |            |       |
| 4  |     |            |       |
| 5  |     |            |       |

Änderungen

Maßstab: 1:500

Plan-Nr.: 1 RW

ARGO  
Ingenieurgesellschaft mbH  
Gaswerkstr. 3  
26506 Norden  
Tel.: 04931-93250  
Fax: 04931-932520  
argo@argo-ing.de