
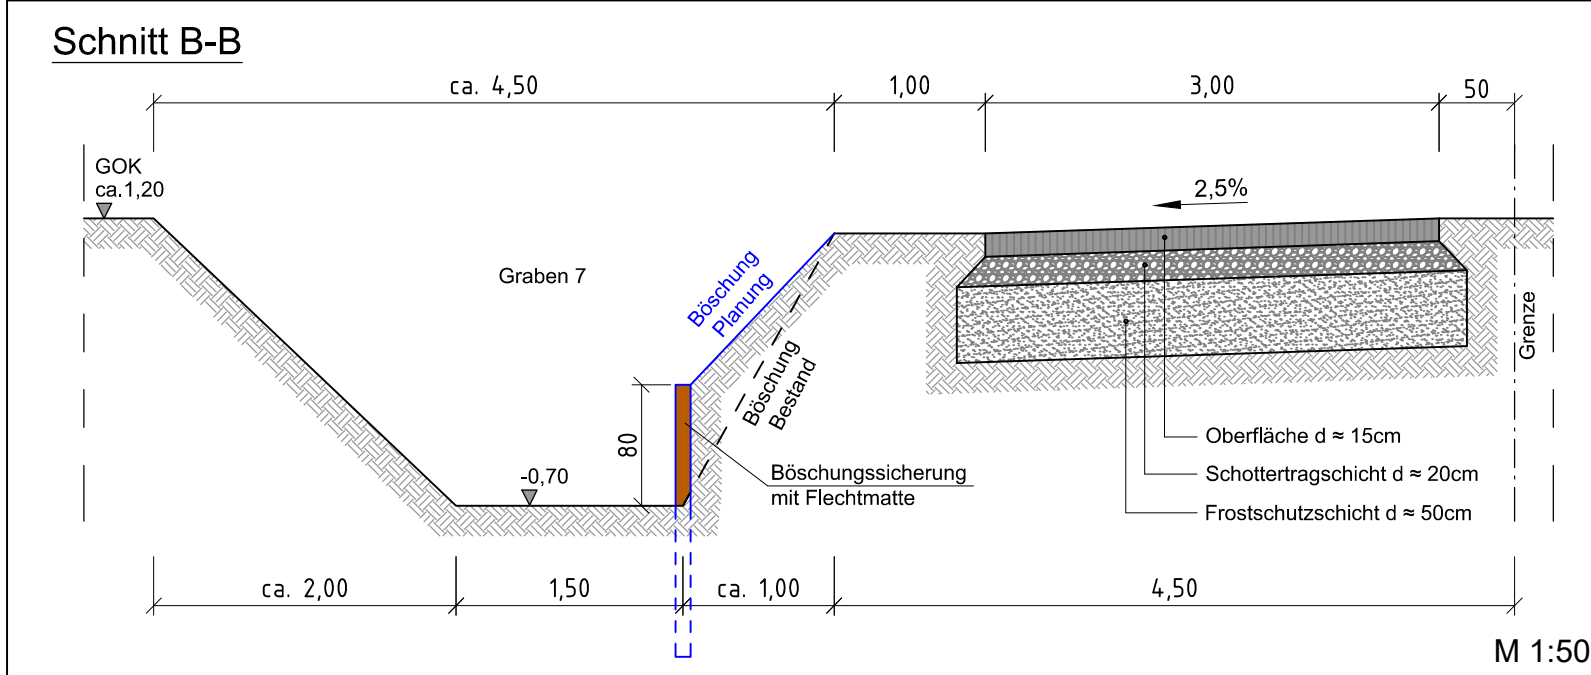


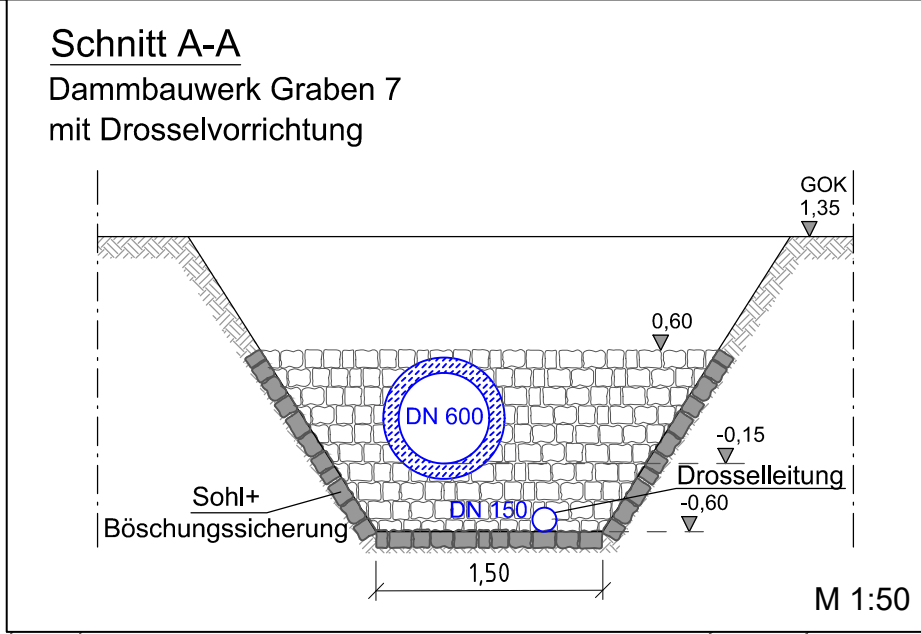

Legende

Kanal

Kanalisation	SWK	RWK	Dltg.
Neubau			
Bestand			

Nr - Schachtnummer
D - Deckelhöhe [müBP]
RS - Rohrsohlenhöhe [müBP]
S - Schachtsohlenhöhe [müBP]
T - Schachttiefe [m]

Kanalhaltung

Kanalschacht Ø600 o. Ø800

Hausanschlusschacht Ø400 o. Ø600

Lageplan

— Grenze B-Plan

+0.960 Bestandshöhe

Parkplätze

Straße und Wege

Mobilheime

Carports

Terrassen

Oberflächenentwässerung

Graben, vorhanden - nur skizziert, nicht vermessen

Graben, überplant

Verrohrung, geplant

Teileinzugsgebiete

Info:

Alle Höhenangaben beziehen sich auf den markierten Bezugspunkt ! Sie sind angegeben in [müBP]

Auftraggeber:

Nordsee-Camp Norddeich

Projekt:

B-Plan 199 Ferienpark mit Chalets / Woodlodges

Maßnahme:

Oberflächenentwässerung

Plan:

☐ Bestand ☐ Vorentwurf ☒ Entwurf ☐ Ausführung ☐ Neubaubestand

Lageplan Entwässerungskonzept

Bearbeitet	Datum	Gezeichnet	Datum
Görlisch	15.06.2015	Janssen	15.06.2015

Nr.	Art	Bearbeitet	Datum
4	Fußweg zum Campingplatz geändert	Schütte	04.09.15
5	Lage Hauptkanal SWK-RWK	Schütte	05.10.15
6	Pumpwerk und Druckleitung verlegt	Schütte	01.12.15
7	Änderung Räumstreifen	Schütte	16.03.16
8	Änderung Verrohrung Einmündungsbereich	Schütte	16.11.16

Daten: P:\Projekte\201524 B-Plan 199 Ferienpark Norddeich\111 ARGO Zeichnungen\3. Entwurf\201524_Ent_Lageplan.dwg

Maßstab: 1:500

Plan-Nr.: 13.2.3

ARGO
Ingenieurgesellschaft mbH
Gaswerkstr. 3
26506 Norden
Tel.: 04931-93290
Fax: 04931-932920